



RZUT DACHU

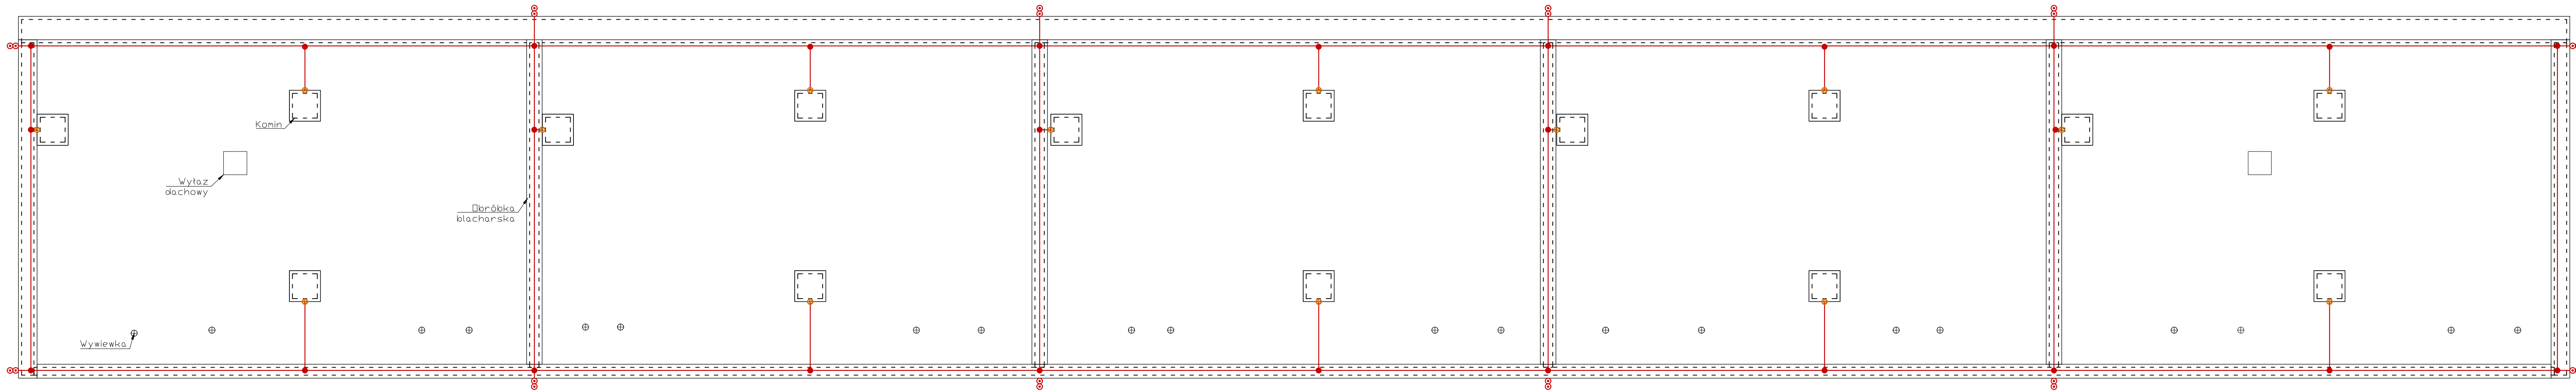

LEGENDA:

- zwody poziome instalacji odgromowej
- połączenia zwodów
- ⊗ złącza kontrolne
- ⊙ iglice

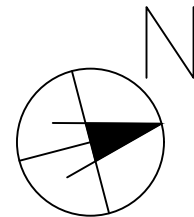

<b>Biuro projektowe EKOPROBUD</b> 43-190 Mikołów, ul. Zwirki i Wigury 65/206 tel. 501 053 972, www.ekoprobudsc.com.pl			
ADRES INWESTYCJI: Budynek mieszkalny wielorodzinny ul. Powstańców Śląskich 3 42-500 Będzin			
REMONT BUDYNKU MIESZKALNEGO WIELORODZINNEGO ZLOKALIZOWANEGO PRZY UL. POWSTAŃCÓW ŚLĄSKICH 3 W BĘDZINIE			
SCHEMAT INSTALACJI ODGROMOWEJ			
ARCHITEKTURA PROJEKTOWAŁ:	mgr inż. arch. L. Witański nr upr. 743/87	PODPIS:	09-2025
SPRAWDZIŁ:	mgr inż. arch. Ł. Wengler nr. upr. 6/10/SŁOKK	PODPIS:	SKALA: 1:100
OPRACOWANIE:	mgr inż. K. Krajewska	PODPIS:	NR RYS.: 28
KIEROWNIK BIURA:	dr inż. T. Muzyczuk	PODPIS:	