




RZUT DACHU

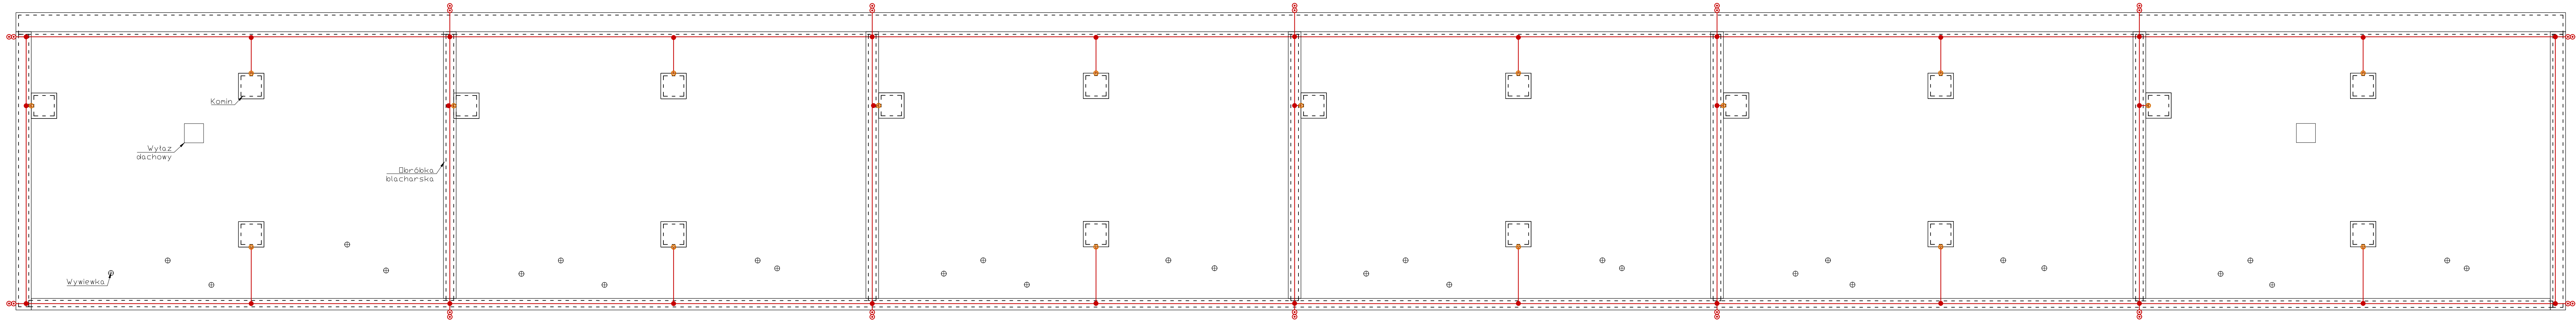

LEGENDA:

- zwody poziome instalacji odgromowej
- połączenia zwodów
- ⊗ złącza kontrolne
- ⊗ iglice

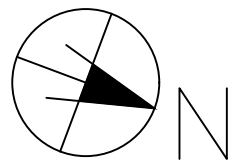

EKOPROBUD
Biuro projektowe EKOPROBUD
43-190 Mikołów, ul. Zwirki i Wigury 65/206
tel. 501 053 972, www.ekoprobudsc.com.pl

ADRES INWESTYCJI: Budynek mieszkalny wielorodzinny
ul. bp. Adama Śmigielskiego 5
42-500 Będzin

REMONT BUDYNKU MIESZKALNEGO WIELORODZINNEGO
ZLOKALIZOWANEGO PRZY UL. BP. ADAMA ŚMIGIELSKIEGO 5 W BĘDZINIE

SCHEMAT INSTALACJI ODGROMOWEJ

ARCHITEKTURA PROJEKTOWAŁ:	mgr inż. arch. L. Witański nr upr. 743/87	PODPIS:	09-2025
SPRAWDZIŁ:	mgr inż. arch. Ł. Wengler nr. upr. 6/10/SŁOKA	PODPIS:	SKALA: 1:100
OPRACOWANIE:	mgr inż. K. Krajewska	PODPIS:	NR RYS.: 27
KIEROWNIK BIURA:	dr inż. T. Muzyczuk	PODPIS:	